




REZ C-C

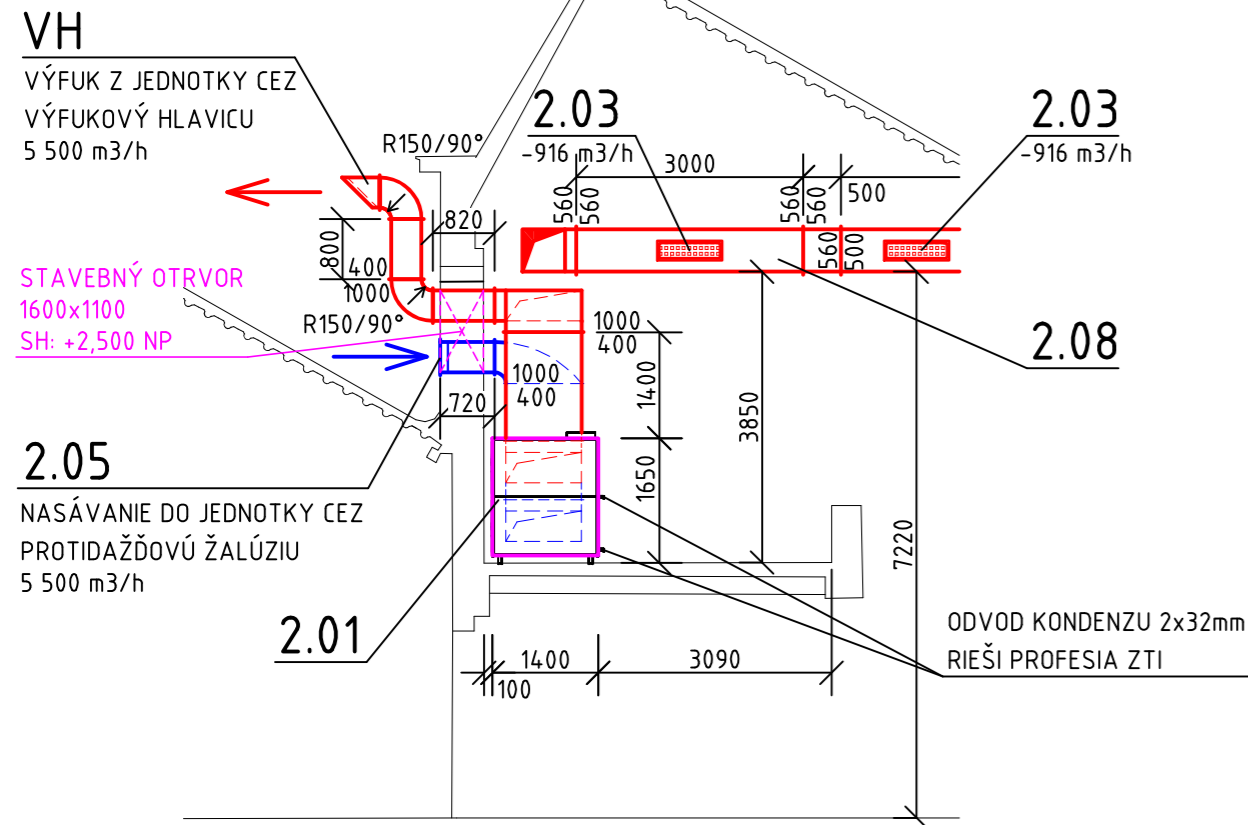

REZ A-A

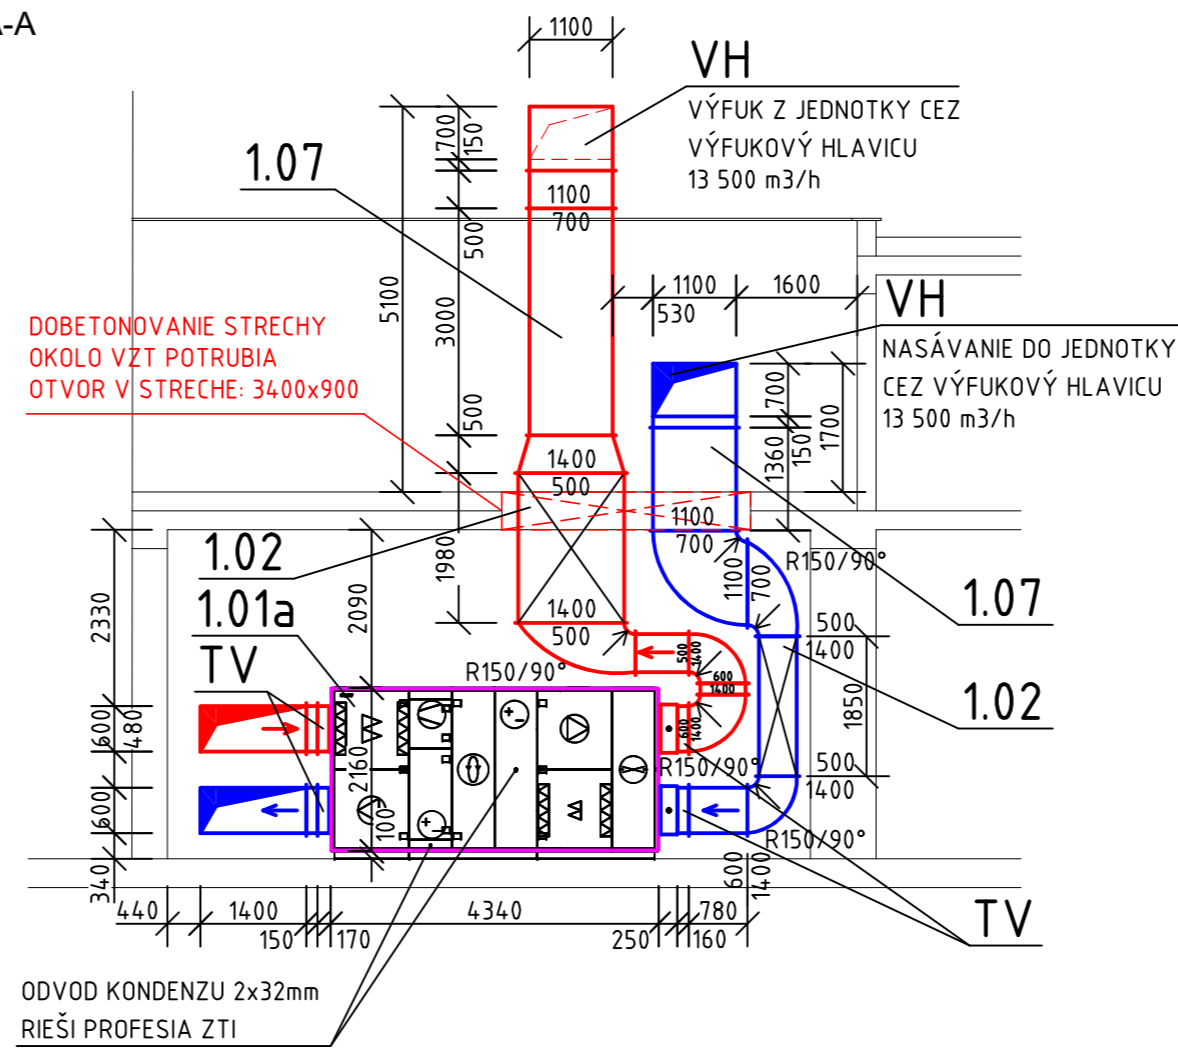

REZ B-B

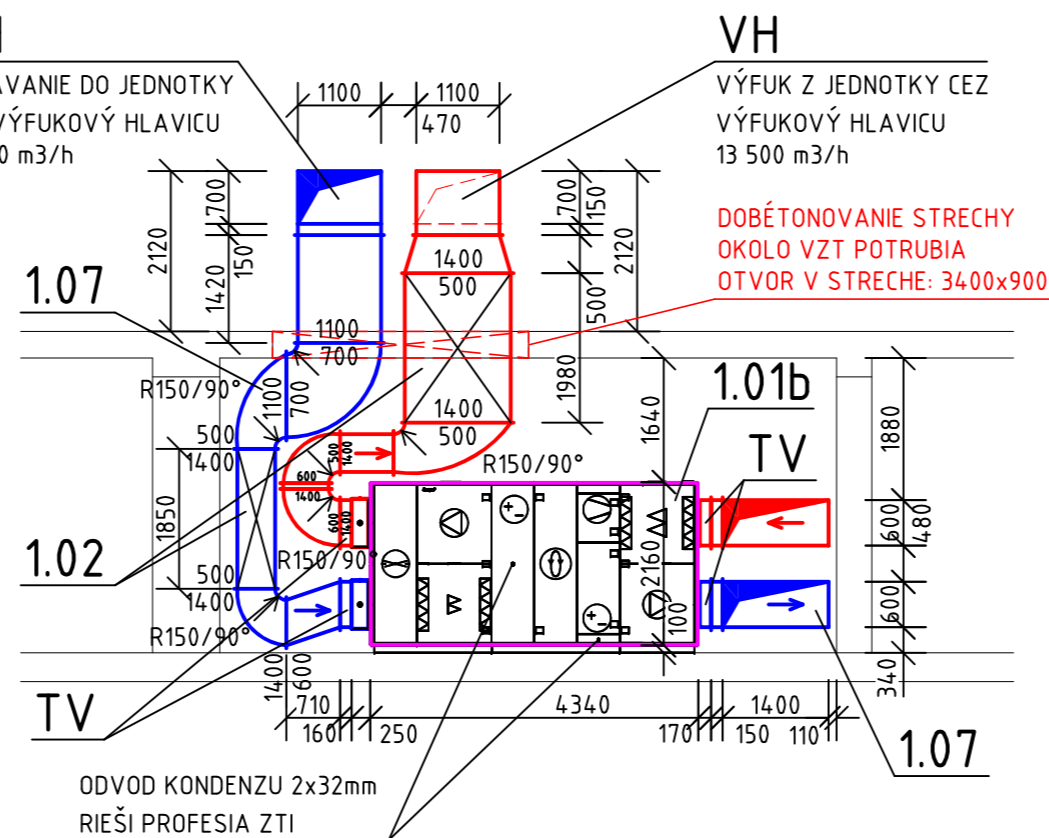

LEGENDA ZARIADENÍ:

- 1.01a - VNÚTORNÁ STOJATÁ REKUPERAČNÁ JEDNOTKA, Qp=0=13 500 m³/h, 400V/50Hz, 50A
- 1.01b - VNÚTORNÁ STOJATÁ REKUPERAČNÁ JEDNOTKA, Qp=0=13 500 m³/h, 400V/50Hz, 50A
- 1.02 - TLMIČ HLUKU 1400x500x1850
- 1.03 - ODVODNÁ MRIEŽKA DO POTRUBIA 800x200
- 1.04 - PRÍVODNÝ DIFÚZOR DO POTRUBIA 800x250
- 1.05 - REGULAČNÁ KLAPKA RK-1400x600
- 1.06 - REGULAČNÁ KLAPKA RK-1000x500
- 1.07 - PREDIZOLOVANÉ POTRUBIE Z PIR PANELA HR. 20 mm, DANÉHO ROZMERU
- VH - VÝFUKOVÁ HLAVICA
- TV - TLMIAČ VLOŽKA

±0,000= úroveň podlahy 1.NP

REV.	DÁTUM	POPIS	VYPRACOVAL	KONTROLOVAL

NÁZOV A MIESTO STAVBY:

OBNOVA BUDOVY UMELECKO-DEKORAČNÝCH DIELNÍ SND
Mliekarenská 724/6, 821 09 Bratislava

OBJEDNÁVATEL:

Slovenské národné divadlo
Pribinova 17, 819 01 Bratislava

GENERÁLNY PROJEKTANT:

VM PROJEKT
VM PROJEKT, s.r.o.
Bojnická 3, 831 04 Bratislava
tel: +421 908 061 605
Mail: info@vmprojekt.sk

SPRACOVATEĽ ČASTI PD:

VM PROJEKT
VM PROJEKT, s.r.o.
Bojnická 3, 831 04 Bratislava
tel: +421 908 061 605
Mail: info@vmprojekt.sk

KOORDINÁTOR PROJEKTU (HIP):	VYPRACOVAL:	KONTROLOVAL:	ZODPOVEDNÝ PROJEKTANT:
Ing. Peter Lobotka, PhD.	Ing. Jozef Slaminka	Ing. Jozef Moskaľ	Ing. Jozef Moskaľ

STUPEŇ DOKUMENTÁCIE:		Č. PROJEKTU:
PROJEKTOVÁ DOKUMENTÁCIA NA STAVEBNÉ POVOLENIE		ZAK 23017
PROFESIA : SO 01.5 VZDUCHOTECHNIKA		DÁTUM: 06/2023
ČÍSLO SO: SO 01		FORMÁT: 3A4
NÁZOV STAVEBNÉHO OBJEKTU: HLAVNÝ OBJEKT DIELNÍ + ADMINISTRATÍVA, UČILIŠTE		MIERKA: 1:100
OBSAH VÝKRESU : REZ A-A, REZ B-B, REZ C-C		ČÍSLO VÝKRESU: VZT-05

OBSAH A FORMA TOHOTO VÝKRESU JE MAJETKOM PROJEKTANTA. KOPÍROVANIE A POUŽITIE INÉ AKO ZMLUVNE DOHODNUTÉ JE ZAKÁZANÉ